




01 PLANTA BAIXA
ESCALA: 1/100

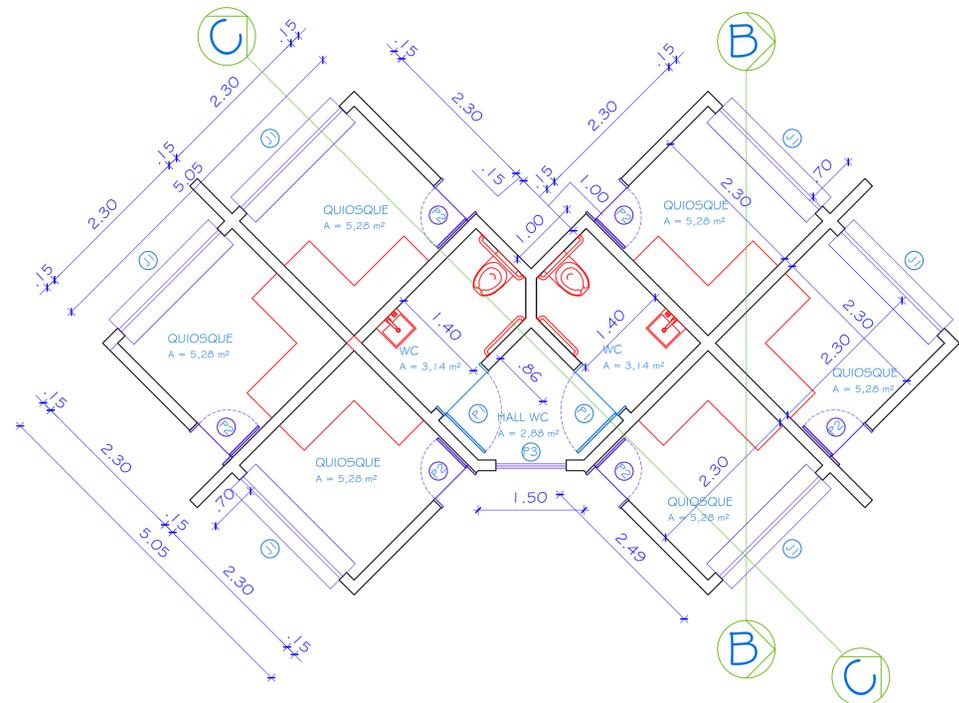


02 CORTE B-B
ESCALA: 1/100

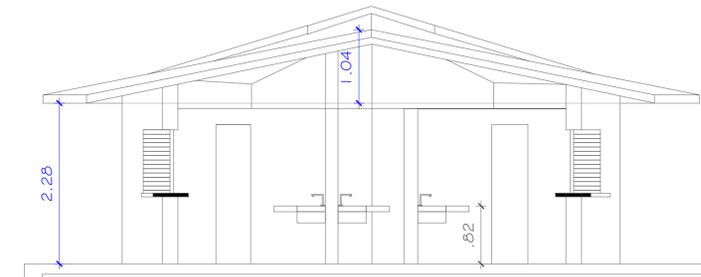

03 CORTE C-C
ESCALA: 1/100

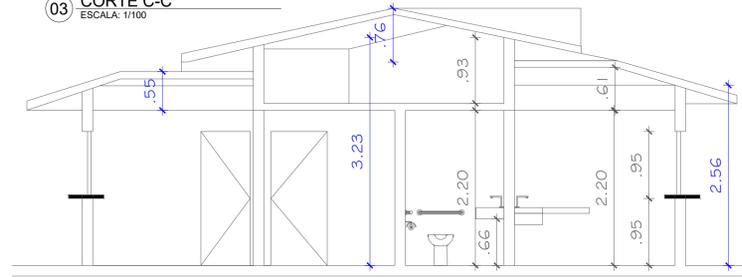

04 PLANTA DE COBERTA
ESCALA: 1/100

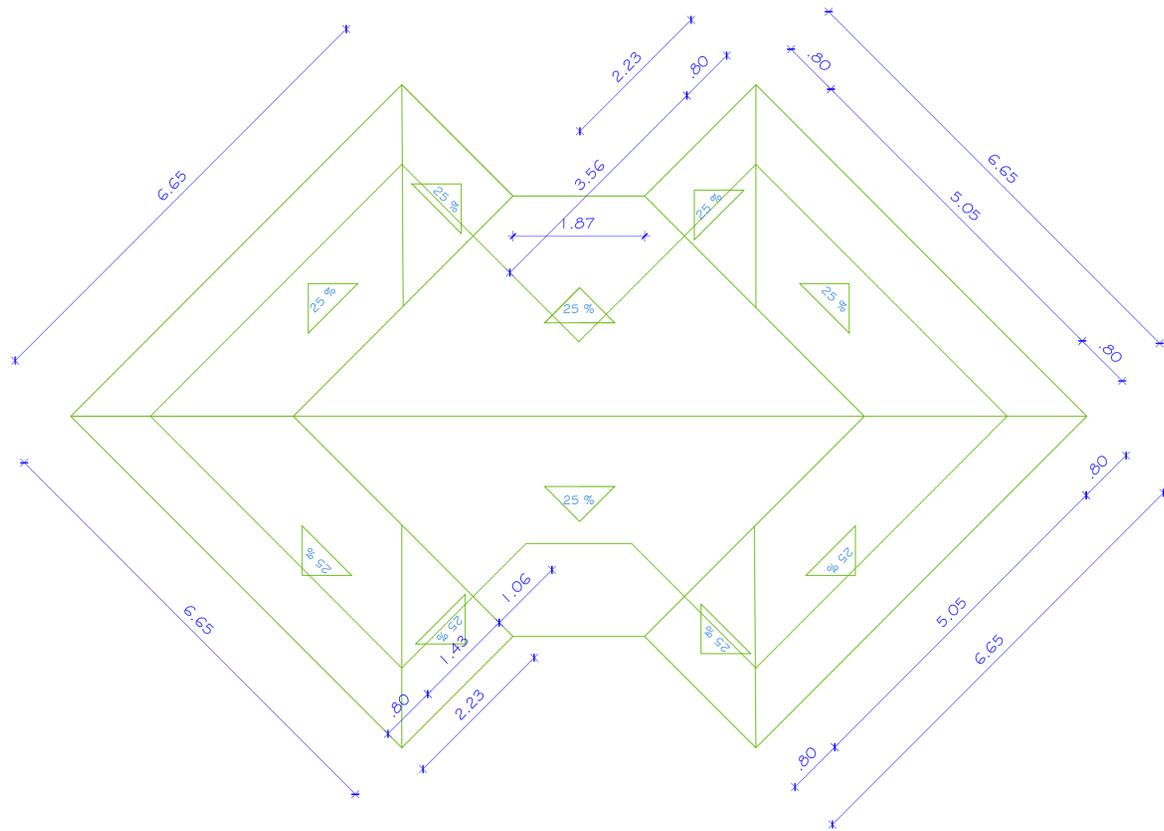

AS INFORMAÇÕES DESTES DOCUMENTOS SÃO PROPRIEDADE DA EMPATECH E DO CLIENTE DO PROJETO, SENDO PROIBIDA A UTILIZAÇÃO FORA DA SUA FINALIDADE.

Empatech
Engenharia para o Meio Ambiente - EPP
Rua: Nilo Poçanha, 68 - Prata
Campina Grande - Paraíba - CEP: 58.400-515
Telefones: (83) 3343-4526 / (83) 996395698 / (83) 987503292
(83) 982296045 / (83) 999550167 / (83) 988676852 / (83) 999852442
Email: empatech.engenharia@gmail.com / contato@empatech.com.br
Visite nosso site: www.empatech.com.br

Desenhos: PLANTA BAIXA
Prancha: 01/02

Projeto: ARQUITETÔNICO Escala: Indicadas Data: MAI/22

Resp. Técnico: CAYO FARIAS PEREIRA


Projeto: ARQUITETÔNICO - QUIOSQUE - REVITALIZAÇÃO DA PRAÇA DE EVENTO ZEQUINHA SANFONEIRO
Localização: EQUADOR-RN

Proprietário: PREFEITURA MUNICIPAL DE EQUADOR-RN

Distrito	Setor	Quadra	Face	Lote	Unidade	Controle

Proprietário: Prefeitura Municipal de Equador-RN

Cayo Farias Pereira
Engenheiro Ambiental, Civil, Sanitarista
e de Segurança do Trabalho
MSE: Engenharia e Ambiental
CONFEA/CREA 161084071-2
Responsável Técnico: Cayo Farias Pereira
CREA 161084071-2

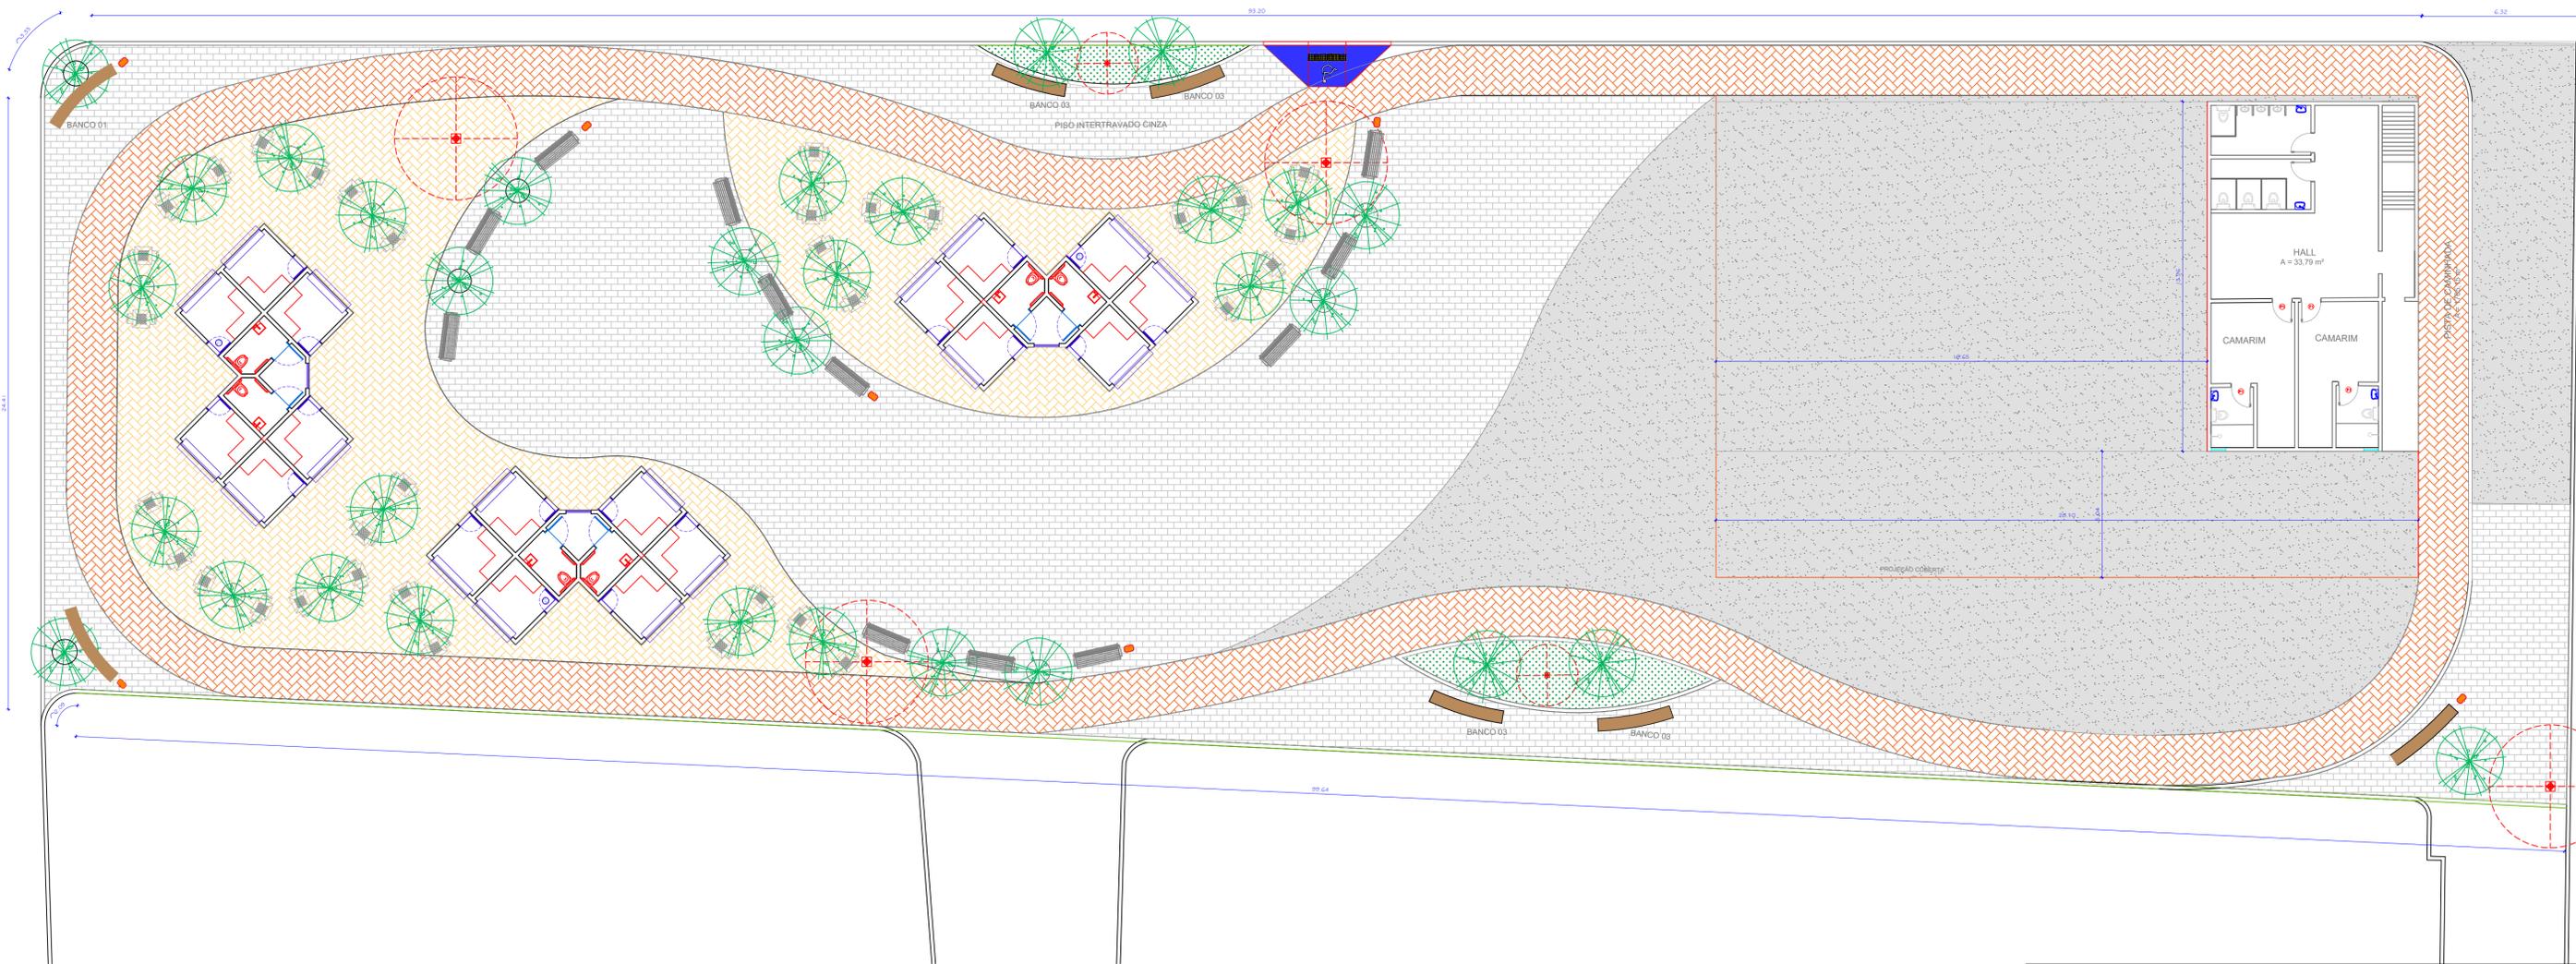

AS INFORMAÇÕES DESTES DOCUMENTOS SÃO PROPRIEDADE DA EMPATECH E DO CLIENTE DO PROJETO, SENDO PROIBIDA A UTILIZAÇÃO FORA DA SUA FINALIDADE.

Empatech
Engenharia para o Meio Ambiente - EPP
Rua: Nilo Peçanha, 68 - Prata
Campina Grande - Paraíba - CEP: 58.400-515
Telefones: (83) 3343-4526 / (83) 996395698 / (83) 987503292
(83) 982296045 / (83) 999550167 / (83) 988676852 / (83) 999852442
Email: empatech.engenharia@gmail.com / contato@empatech.com.br
Visite nosso site: www.empatech.com.br

Desenhos: PLANTA BAIXA
Prancha: 02/02

Projeto: ARQUITETÔNICO Escala: Indicadas Data: MAI/22

Resp. Técnico: CAYO FARIAS PEREIRA

Projeto: ARQUITETÔNICO - QUIOSQUE - REVITALIZAÇÃO DA PRAÇA DE EVENTO ZEQUINHA SANFONEIRO
Localização: EQUADOR-RN

Proprietário: PREFEITURA MUNICIPAL DE EQUADOR-RN

Distrito	Setor	Quadra	Face	Lote	Unidade	Controle

Proprietário: Prefeitura Municipal de Equador-RN

Cayo Farias Pereira
Engenheiro Ambiental, Civil, Sanitarista
e de Segurança do Trabalho
MSc. Engenharia Ambiental
CONFEA/CREA 161084071-2

Responsável Técnico: Cayo Farias Pereira
CREA 161084071-2